



Proji. rozdzielnia główna TG/TA
- kl.schodowa K-1

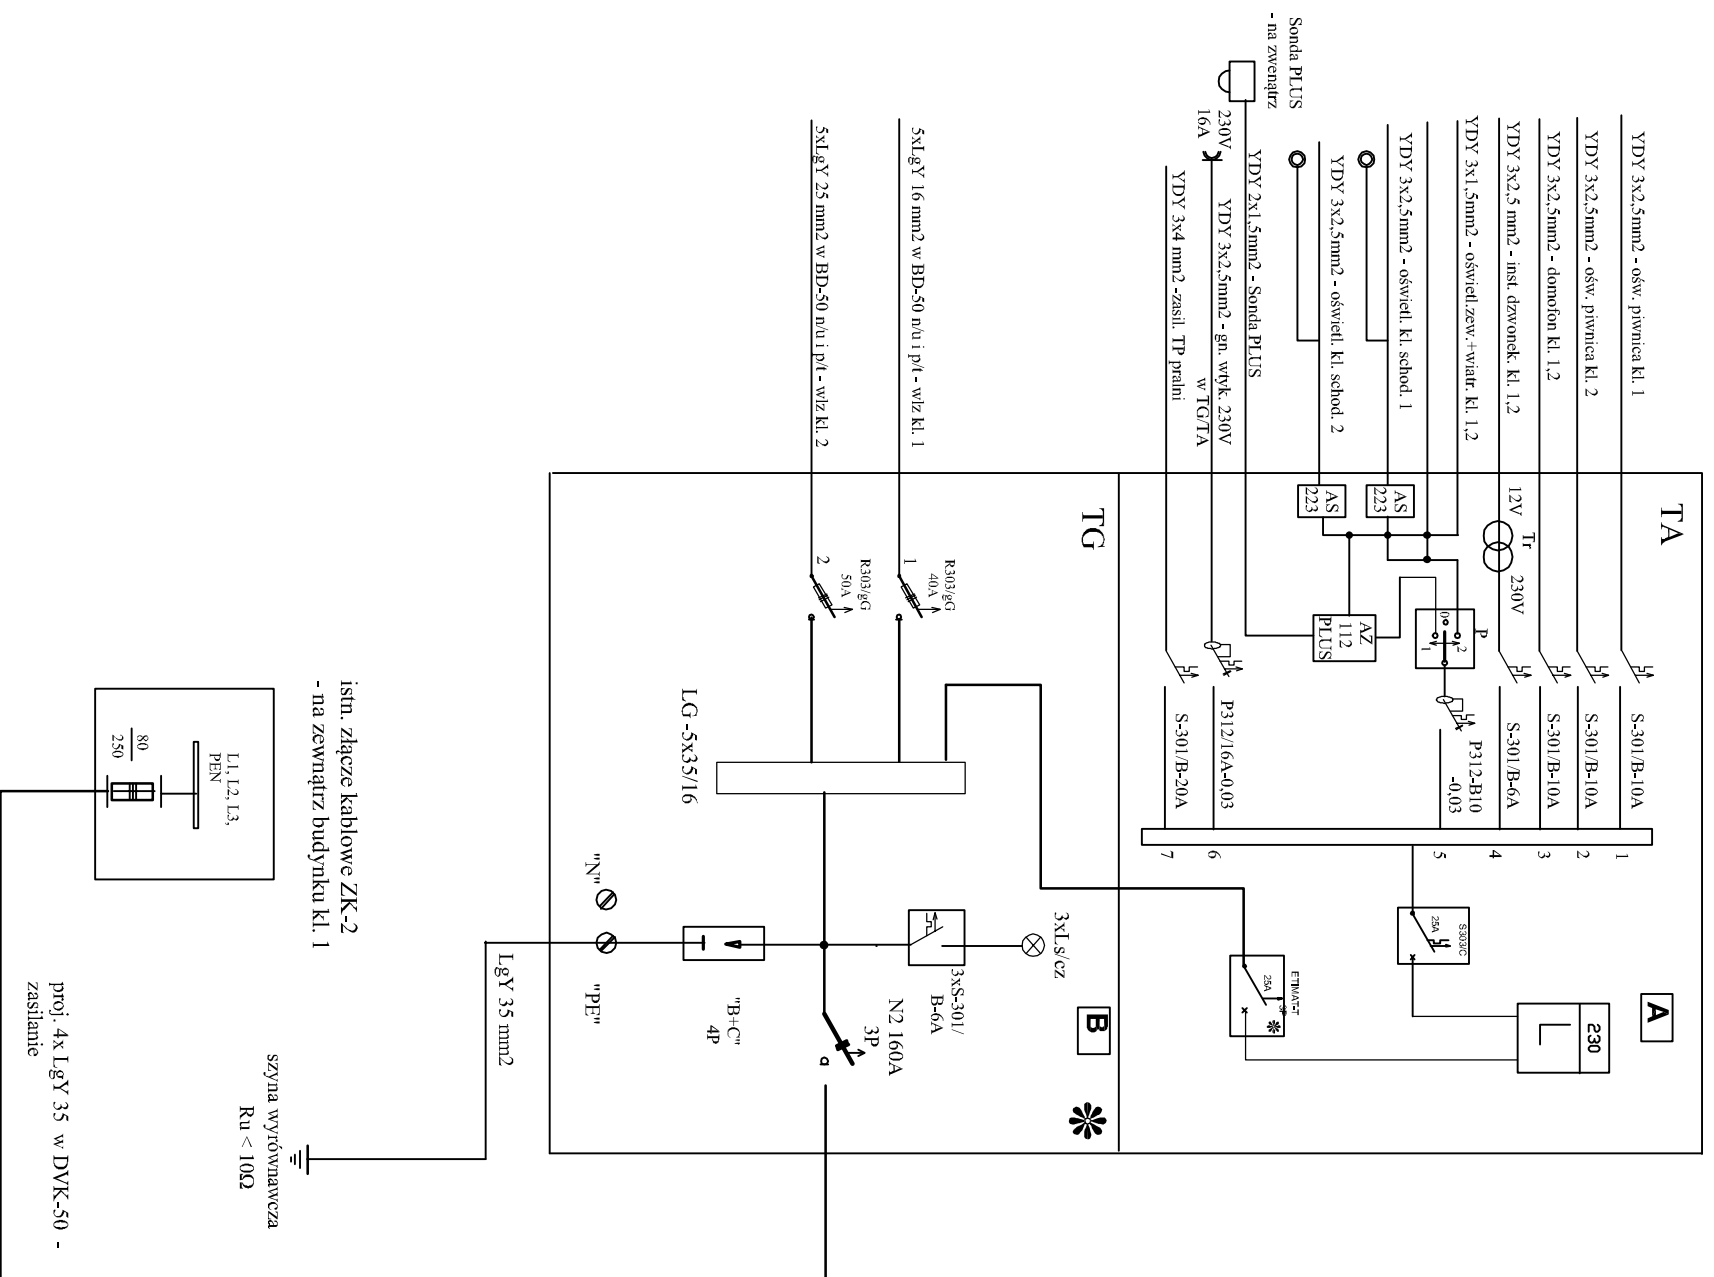

Proji. rozdzielnia główna TG/TA
- kl.schodowa K-3

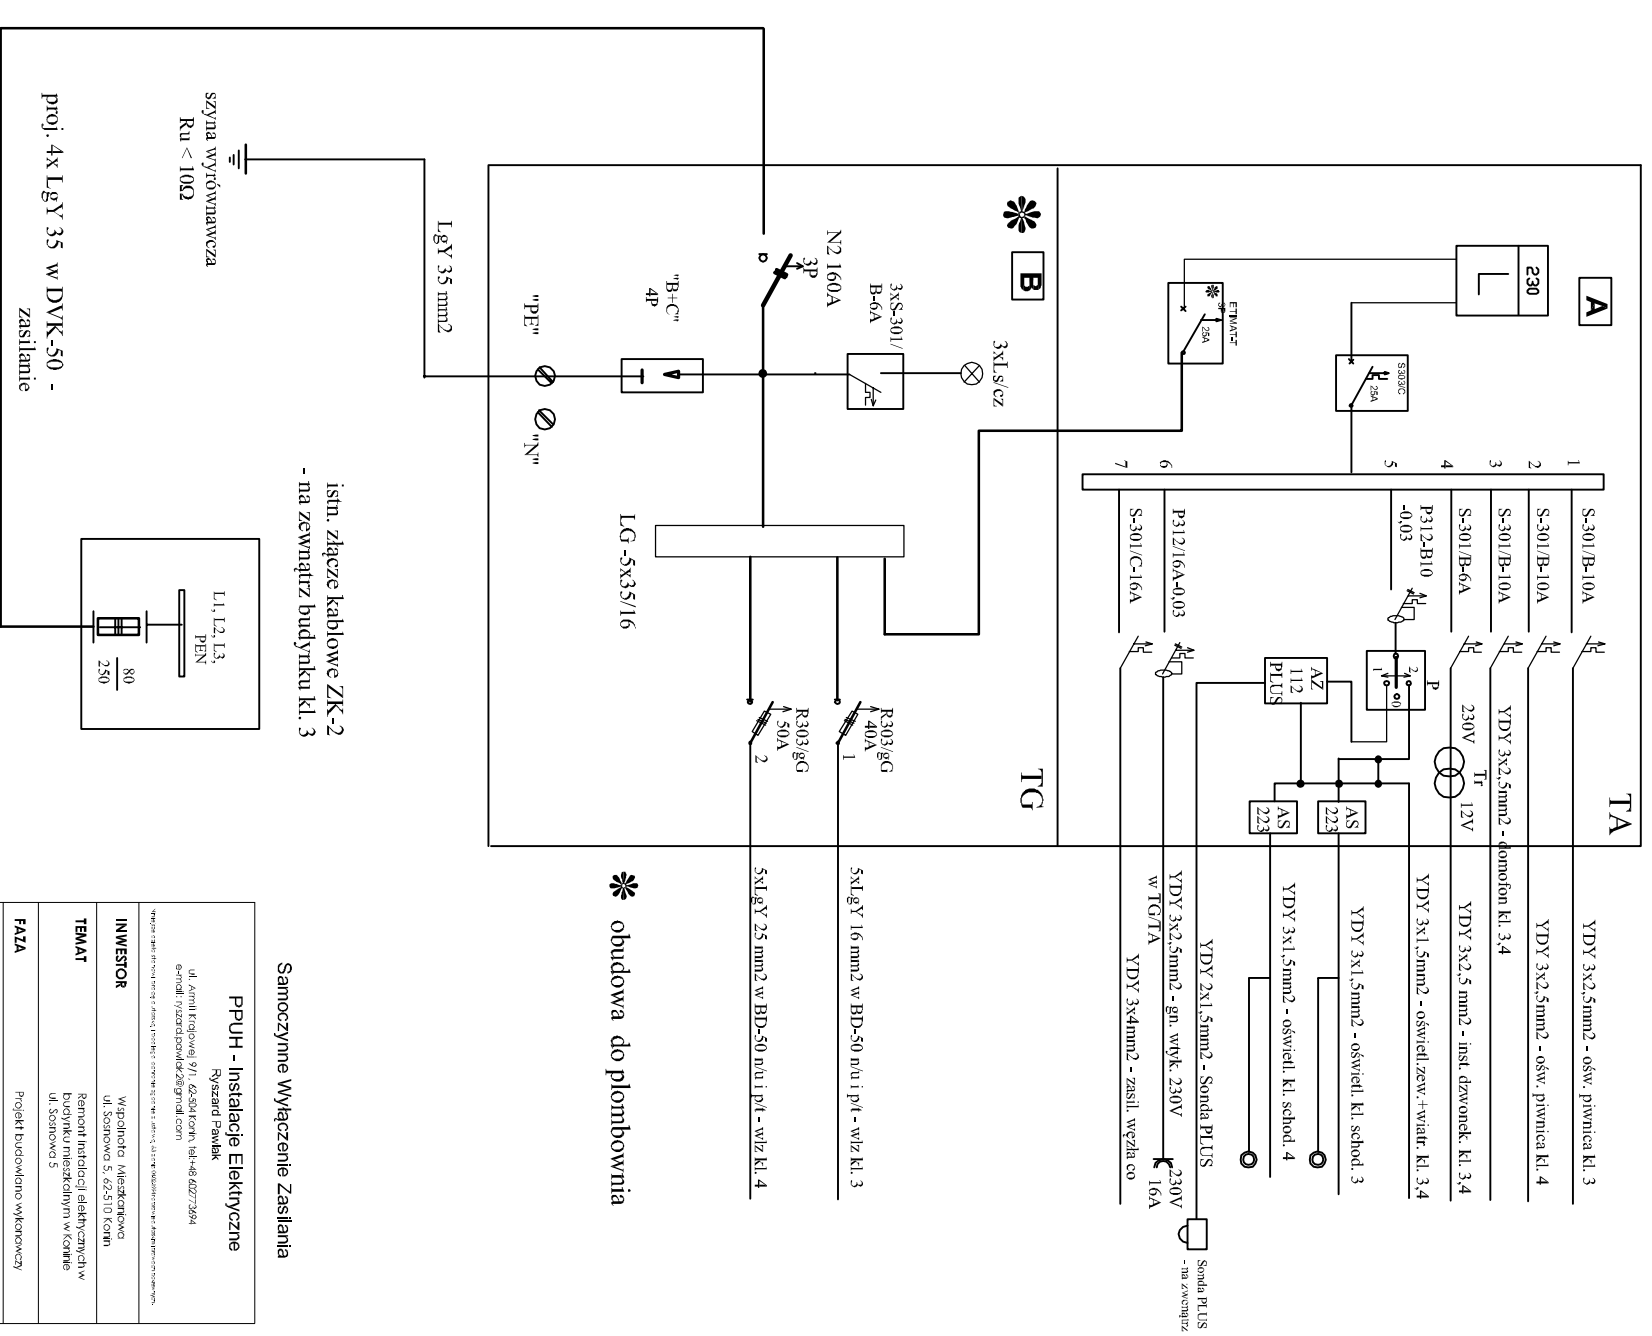

obudowa do plombownia

Samoczynne Wyłączenie Zasilania

PPUH - Instalacje Elektryczne

Ryszard Pawlak

ul. Armii Krajowej 9/1, 65-504 Kozin, tel.48-602773664

6910161732@ppuh.com.pl, 262819141@ppuh.com

Współpraca z: www.ppp.pl, www.ppp.pl, www.ppp.pl

INWESTOR: Wzrostochta Miejska Komuna

ul. Sosnowo 5, 65-510 Kozin

TEMAT: Remont instalacji elektrycznych w

budynku mieszkalnym w Kozinie

ul. Sosnowo 5

FAZA: Projekt budowlano wykonawczy

BRANŻA: ELEKTRYCZNA

OPRACOWAŁ: mgr inż. Ryszard Pawlak

PROJEKTOWAŁ: mgr inż. Ryszard Pawlak

SPRAWDZIŁ:

DATA OPRACOWANIA: grudzień 2019r.

TREŚĆ RYSUNKU: schemat tablowy tablicy TG/TA

SKALA: 1:100

NR RYSUNKU: E-01