



Proj. rozdzielnia główna TG/TA

- kl.schodowa K-5

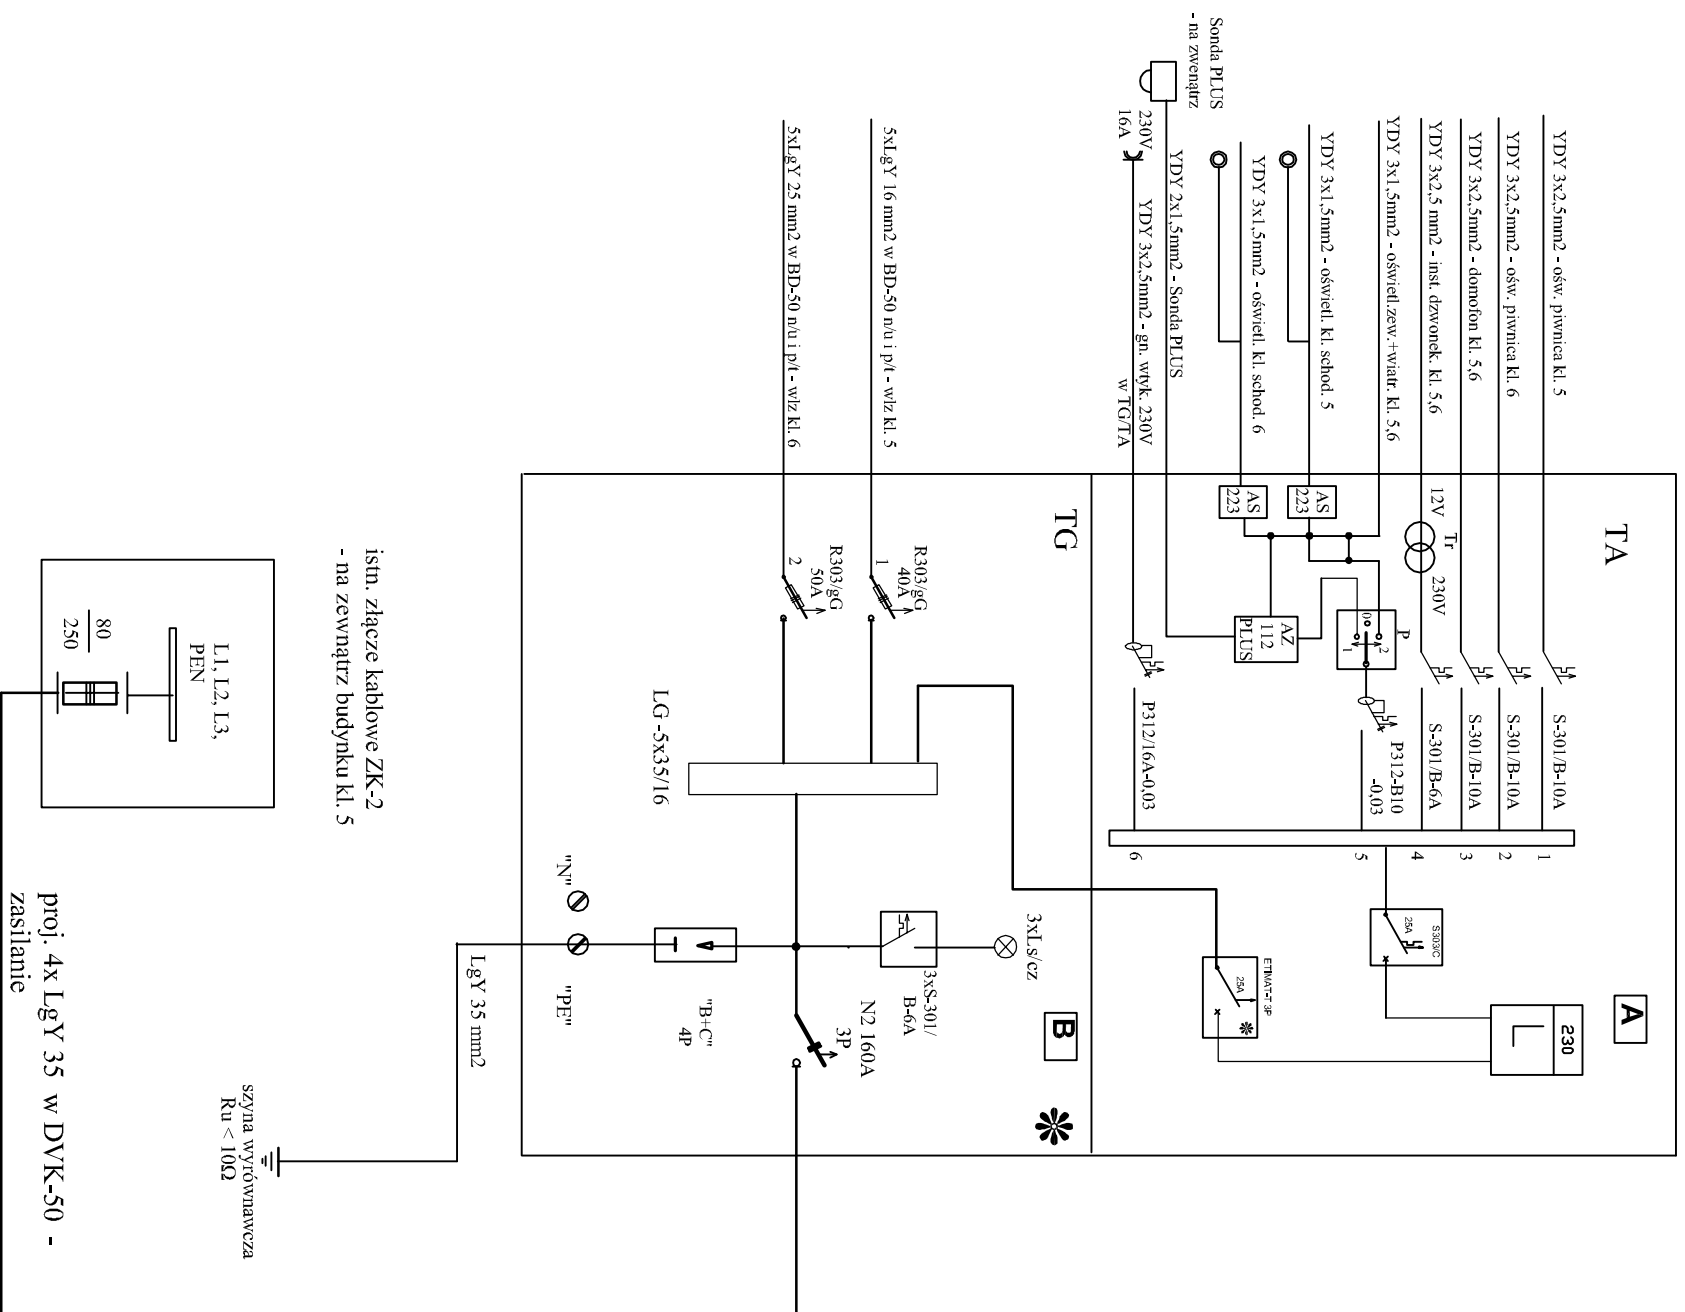

Proj. rozdzielnia główna TG/TA

- kl.schodowa K-7

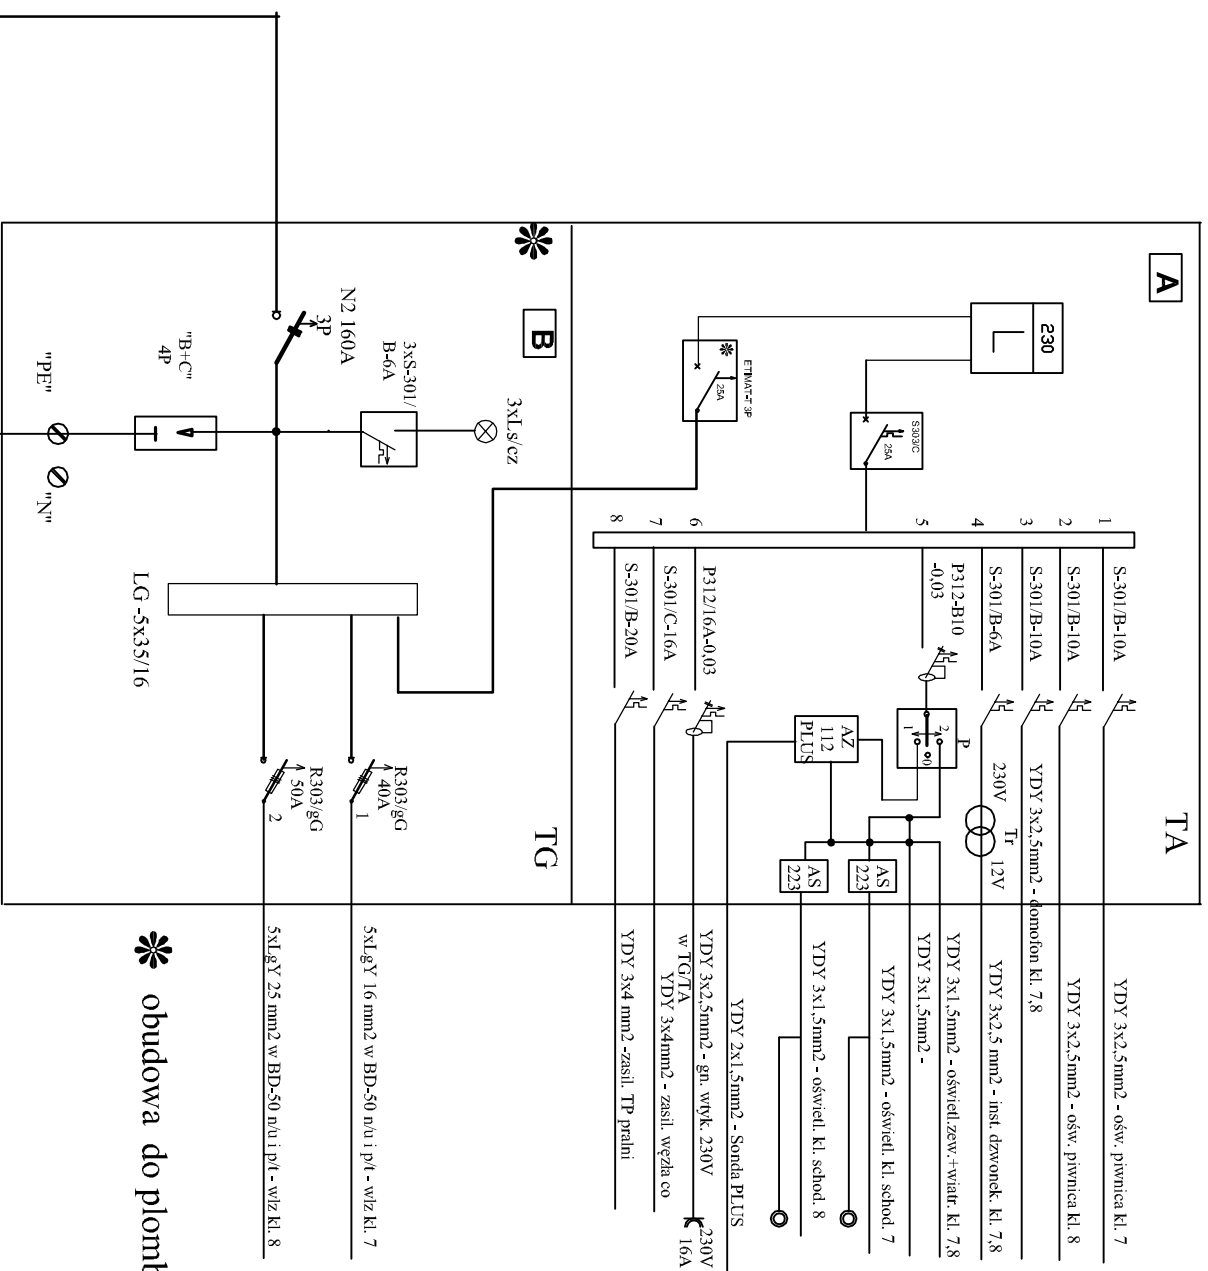

* obudowa do plombownia

Samoczynne Wyłączenie Zasilania

PPUH - Instalacje Elektryczne

Ryszard Pawlak

ul. Armii Krajowej 9/1, 65-504 Kozin, tel.48-602773684

Główny Projektant (MOP) i Nadzorca (NADZORCA)

Współprojektant (WSP) i Nadzorca (NADZORCA)

ul. Sosnowa 5, 65-510 Kozin

Remont instalacji elektrycznych w

budynku mieszkalnym w Kozinie

ul. Sosnowa 5

Projekt budowlano wykonawczy

ELEKTRYCZNA

BRANŻA

mgr inż. Ryszard Pawlak

OPRACOWAŁ

mgr inż. Ryszard Pawlak

PROJEKTOWAŁ

mgr inż. Ryszard Pawlak

SPRAWDZIŁ

mgr inż. Ryszard Pawlak

DATA OPRACOWANIA

grudzień 2019r.

TREŚĆ RYSUNKU

schemat ideowy tablicy TG/TA

SKALA

1:100

NR RYSUNKU

E-02