




Tablica lokatorska piętrowa TL-2
kl. schodowa K2, K4, K6, K8

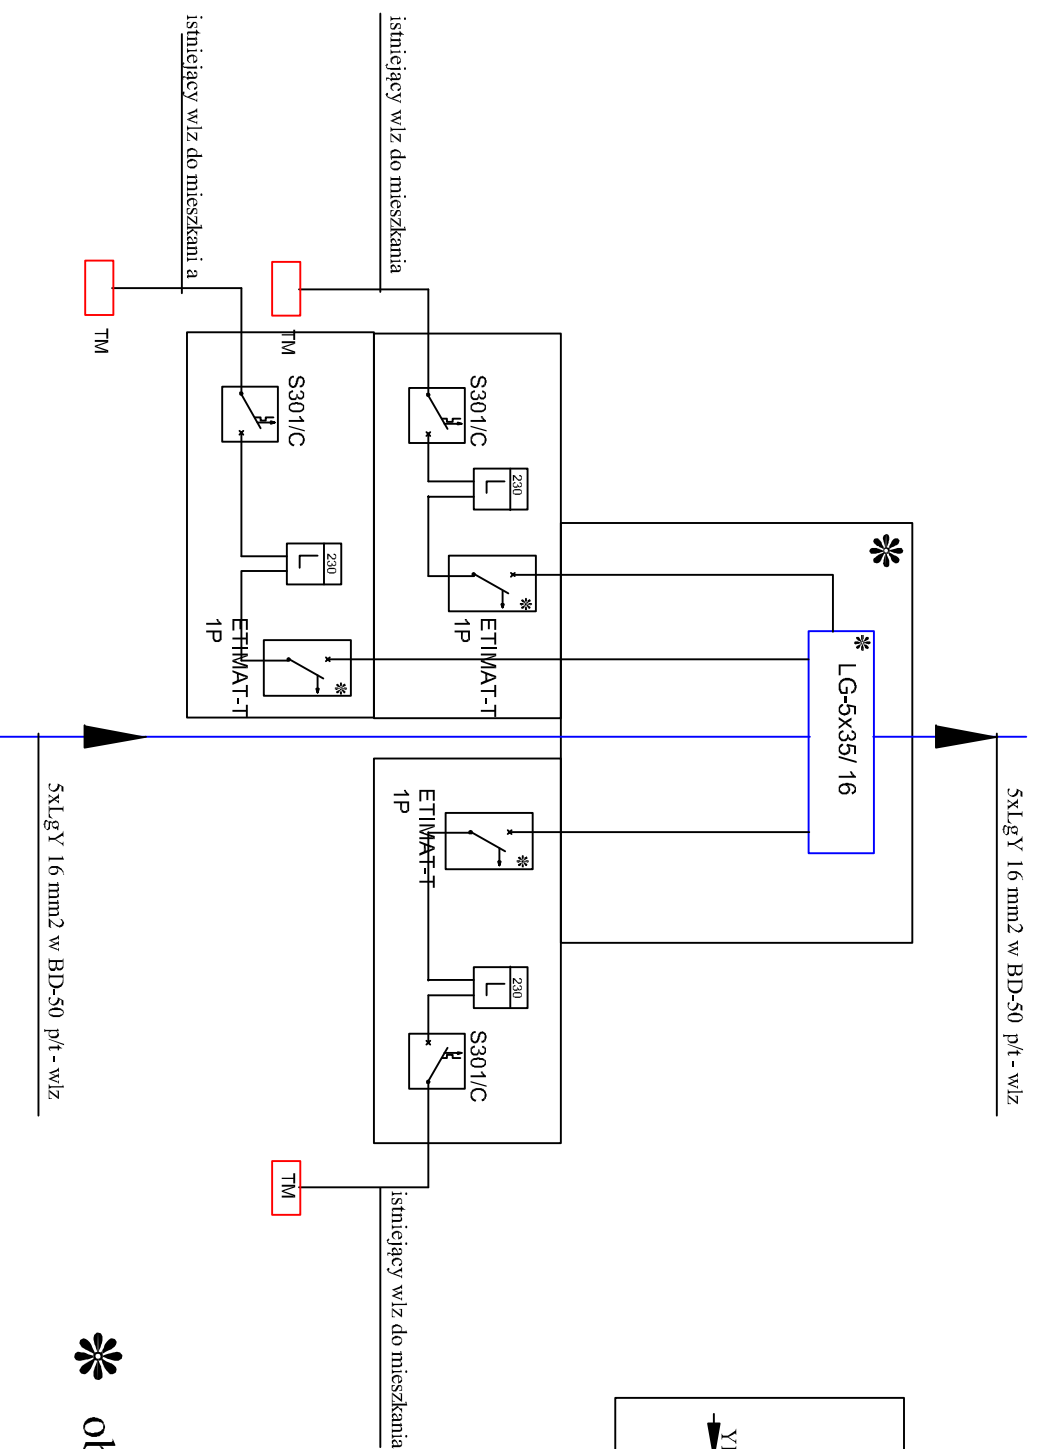

Tablica pralni TS - piwnica kl. sch. 1

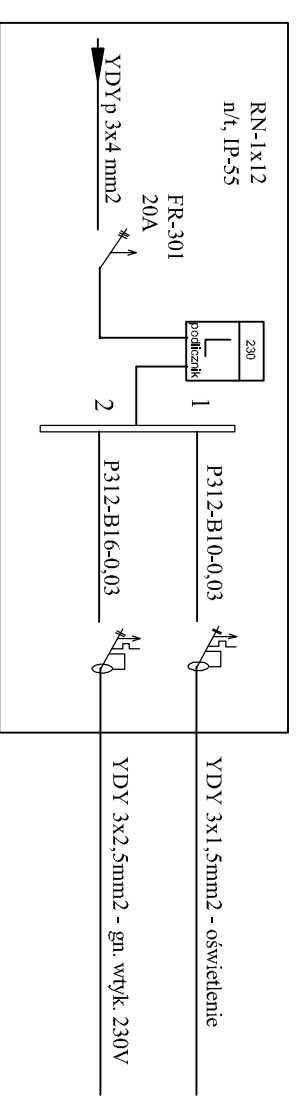

Tablica lokatorska piętrowa TL-1
kl. schodowa K1, K3, K5, K7

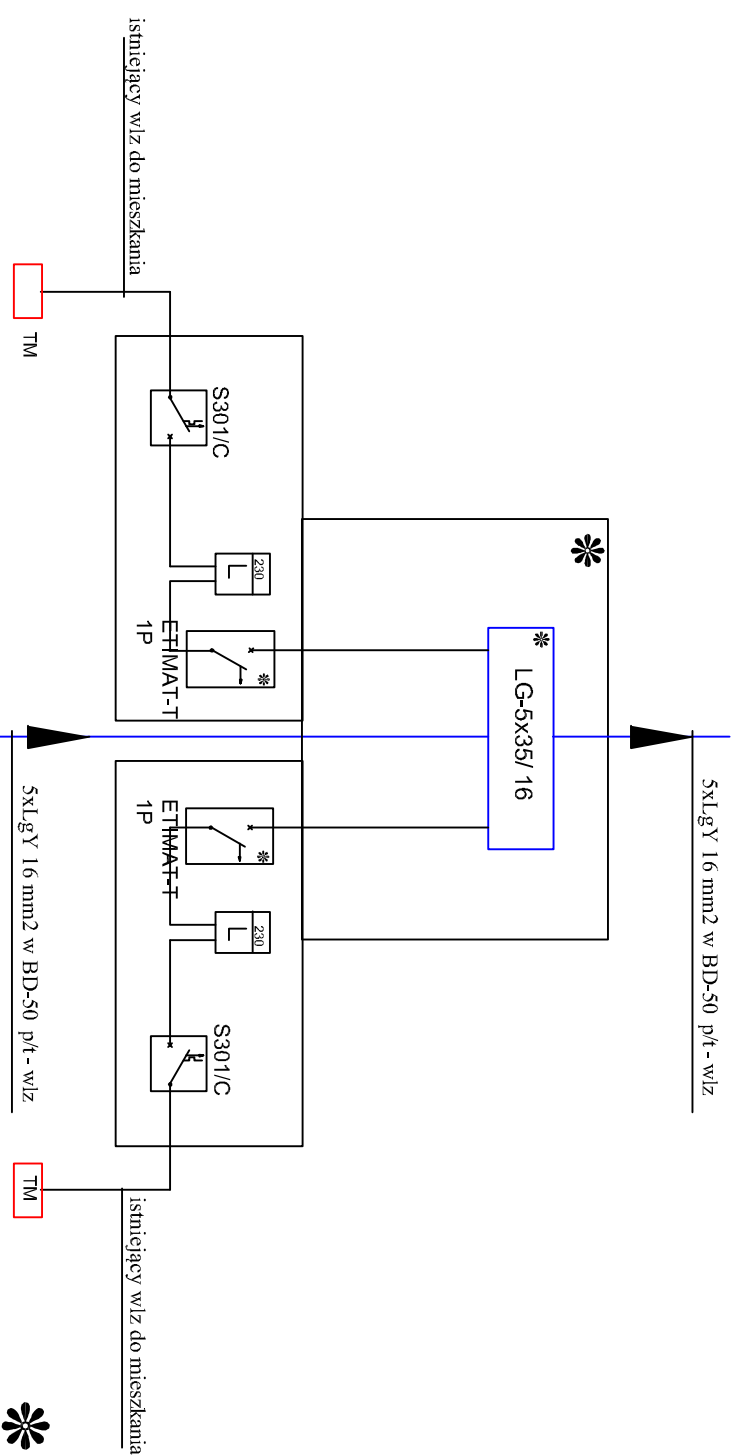

obudowa do plombownia

obudowa do plombownia

Samoczynne Wyłączenie Zasilania

PPUH - Instalacje Elektryczne

Ryszard Panik

ul. Armii Krajowej 9/1, 62-504 Kozin, tel. 48-622773684

Osobny projekt dla każdego klienta

Współpraca z firmami: Energinet, E.ON, PGE, Tauron, etc.

INWESTOR: Włocławek Miejski

ul. Sienkowska 5, 62-510 Kozin

TEMAT: Remont instalacji elektrycznych

budynku mieszkalnym w Kozinie

ul. Sienkowska 5

FAZA: Projekt budowlano wykonawczy

BRANŻA: ELEKTRYCZNA

OPRACOWAŁ: mgr inż. Ryszard Panik

PROJEKTOWAŁ: mgr inż. Ryszard Panik

SPRAWDZIŁ: mgr inż. Ryszard Panik

DATA OPRACOWANIA: grudzień 2019r.

TREŚĆ RYSUNKU: schemat roboczy tablic TL-1, TL-2, P

SKALA: 1:100

NR RYSUNKU: E-06