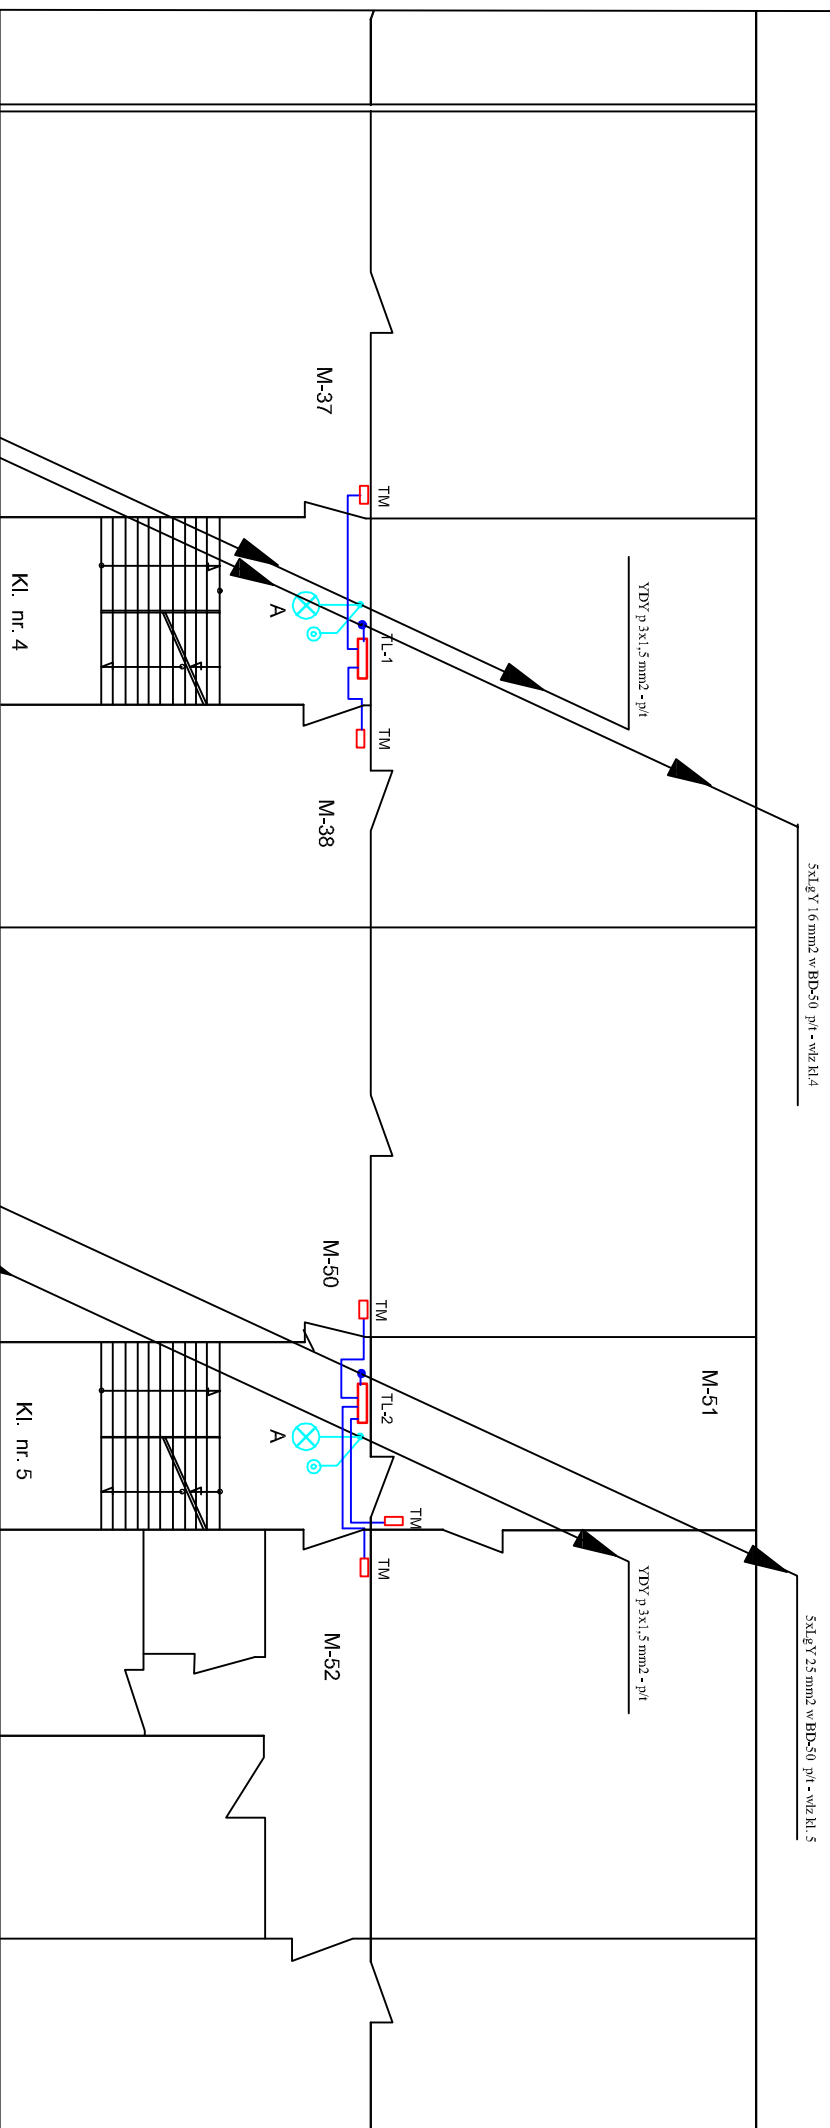


RZUT PIĘTRA III



YDY p 3x1,5 mm2 - p1

5xLgY 1,6 mm2 w BDS-50 p1 - w1z H. 4

 
 

 
 

5xLgY 2,5 mm2 w BDS-50 p1 - w1z H. 5

YDY p 3x1,5 mm2 - p1

5xLgY 1,6 mm2 w BDS-50 p1 - w1z H. 4

5xLgY 2,5 mm2 w BDS-50 p1 - w1z H. 5

LEGENDA

-  - łącznik 2-bieg natynkowy szczelny
-  - łącznik 1-bieg natynkowy szczelny
-  - łącznik schodowy natynkowy szczelny
-  - gniazdo wtykowe 230V natynkowe szczelny
-  - korytko kablowe blaszane OC perforowane na uchwyłach sufitowych
-  - oprawa LED naścienna

- przewody do mieszkań należy prowadzić pod tynkiem w bruzdzie
- przewody oświetlenia korytarza piwnicy układać w korycie stalowym perforowanym OC 200x60 BAKS mocowanym do sufitu na wspornikach
- podjęcia do opraw wykonać z puszek odgających n/t mocowanych do koryta

WYKAZ OPRAW
prod. "LENA-LIGHT"

- A** - oprawa sufitowa LED typ CAMEA LED 12W, IP-44, IK-10, 4000K
- B** - oprawa sufitowa POINT LED 8W, IP-44, 4000K
- C** - oprawa ścienna SQUARE LED 8W, IP-54, IK-10 4000K

Samoczynne Wyłączenie Zasilania

| | |
|--|--|
| PPUH - Instalacje Elektryczne Ryszard Frank | |
| Ul. Armii Krajowej 9/1, 62-504 Kozan, 141-48-6277364 e-mail: ryzardfrank@poczta.onet.pl | |
| INWESTOR | Wspólnota Mieszkaniowa Ul. Solidarności 2, 62-510 Kozan |
| TEMAT | Remont instalacji elektrycznych w budynku mieszkalnym w Kozanie Ul. Solidarności 2 |
| FAZA | Projekt budowlano wykonawczy |
| BRANŻA | ELEKTRYCZNA |
| OPRACOWAŁ | mjr inż. Ryszard Frank |
| PROJEKTOWAŁ | mjr inż. Ryszard Frank |
| SPRAWDZIŁ | |
| DATA OPRACOWANIA | wzrostek 2017r. |
| TREŚĆ RYSUNKU | Instalacje elektryczne - rzut III piętra, 4.5 |
| SKALA | 1:100 |
| NR RYSUNKU | E-18 |